



宏興建築設計
張益霖建築師事務所

彰化縣和美鎮道南里285號
TEL: 04-7573229

工程名稱

彰化縣消防局
第二大隊及員林西區
分隊廳舍興建工程

圖名

屋頂層 弱電設備平面圖

圖號 11 / T28

張號 /

日期 修改內容

附註

宏興工程顧問有限公司
太陽設計有限公司

地址 台中市南區永興路6號
電話 04-22612302
傳真 04-22651205

簽章

日期 104. 10. 12

校核 石明原


設計 梁宗仁

繪圖 黃禮君

單位 CM

出圖比例 A1=1/100, A3=1/200

業務號碼 104100

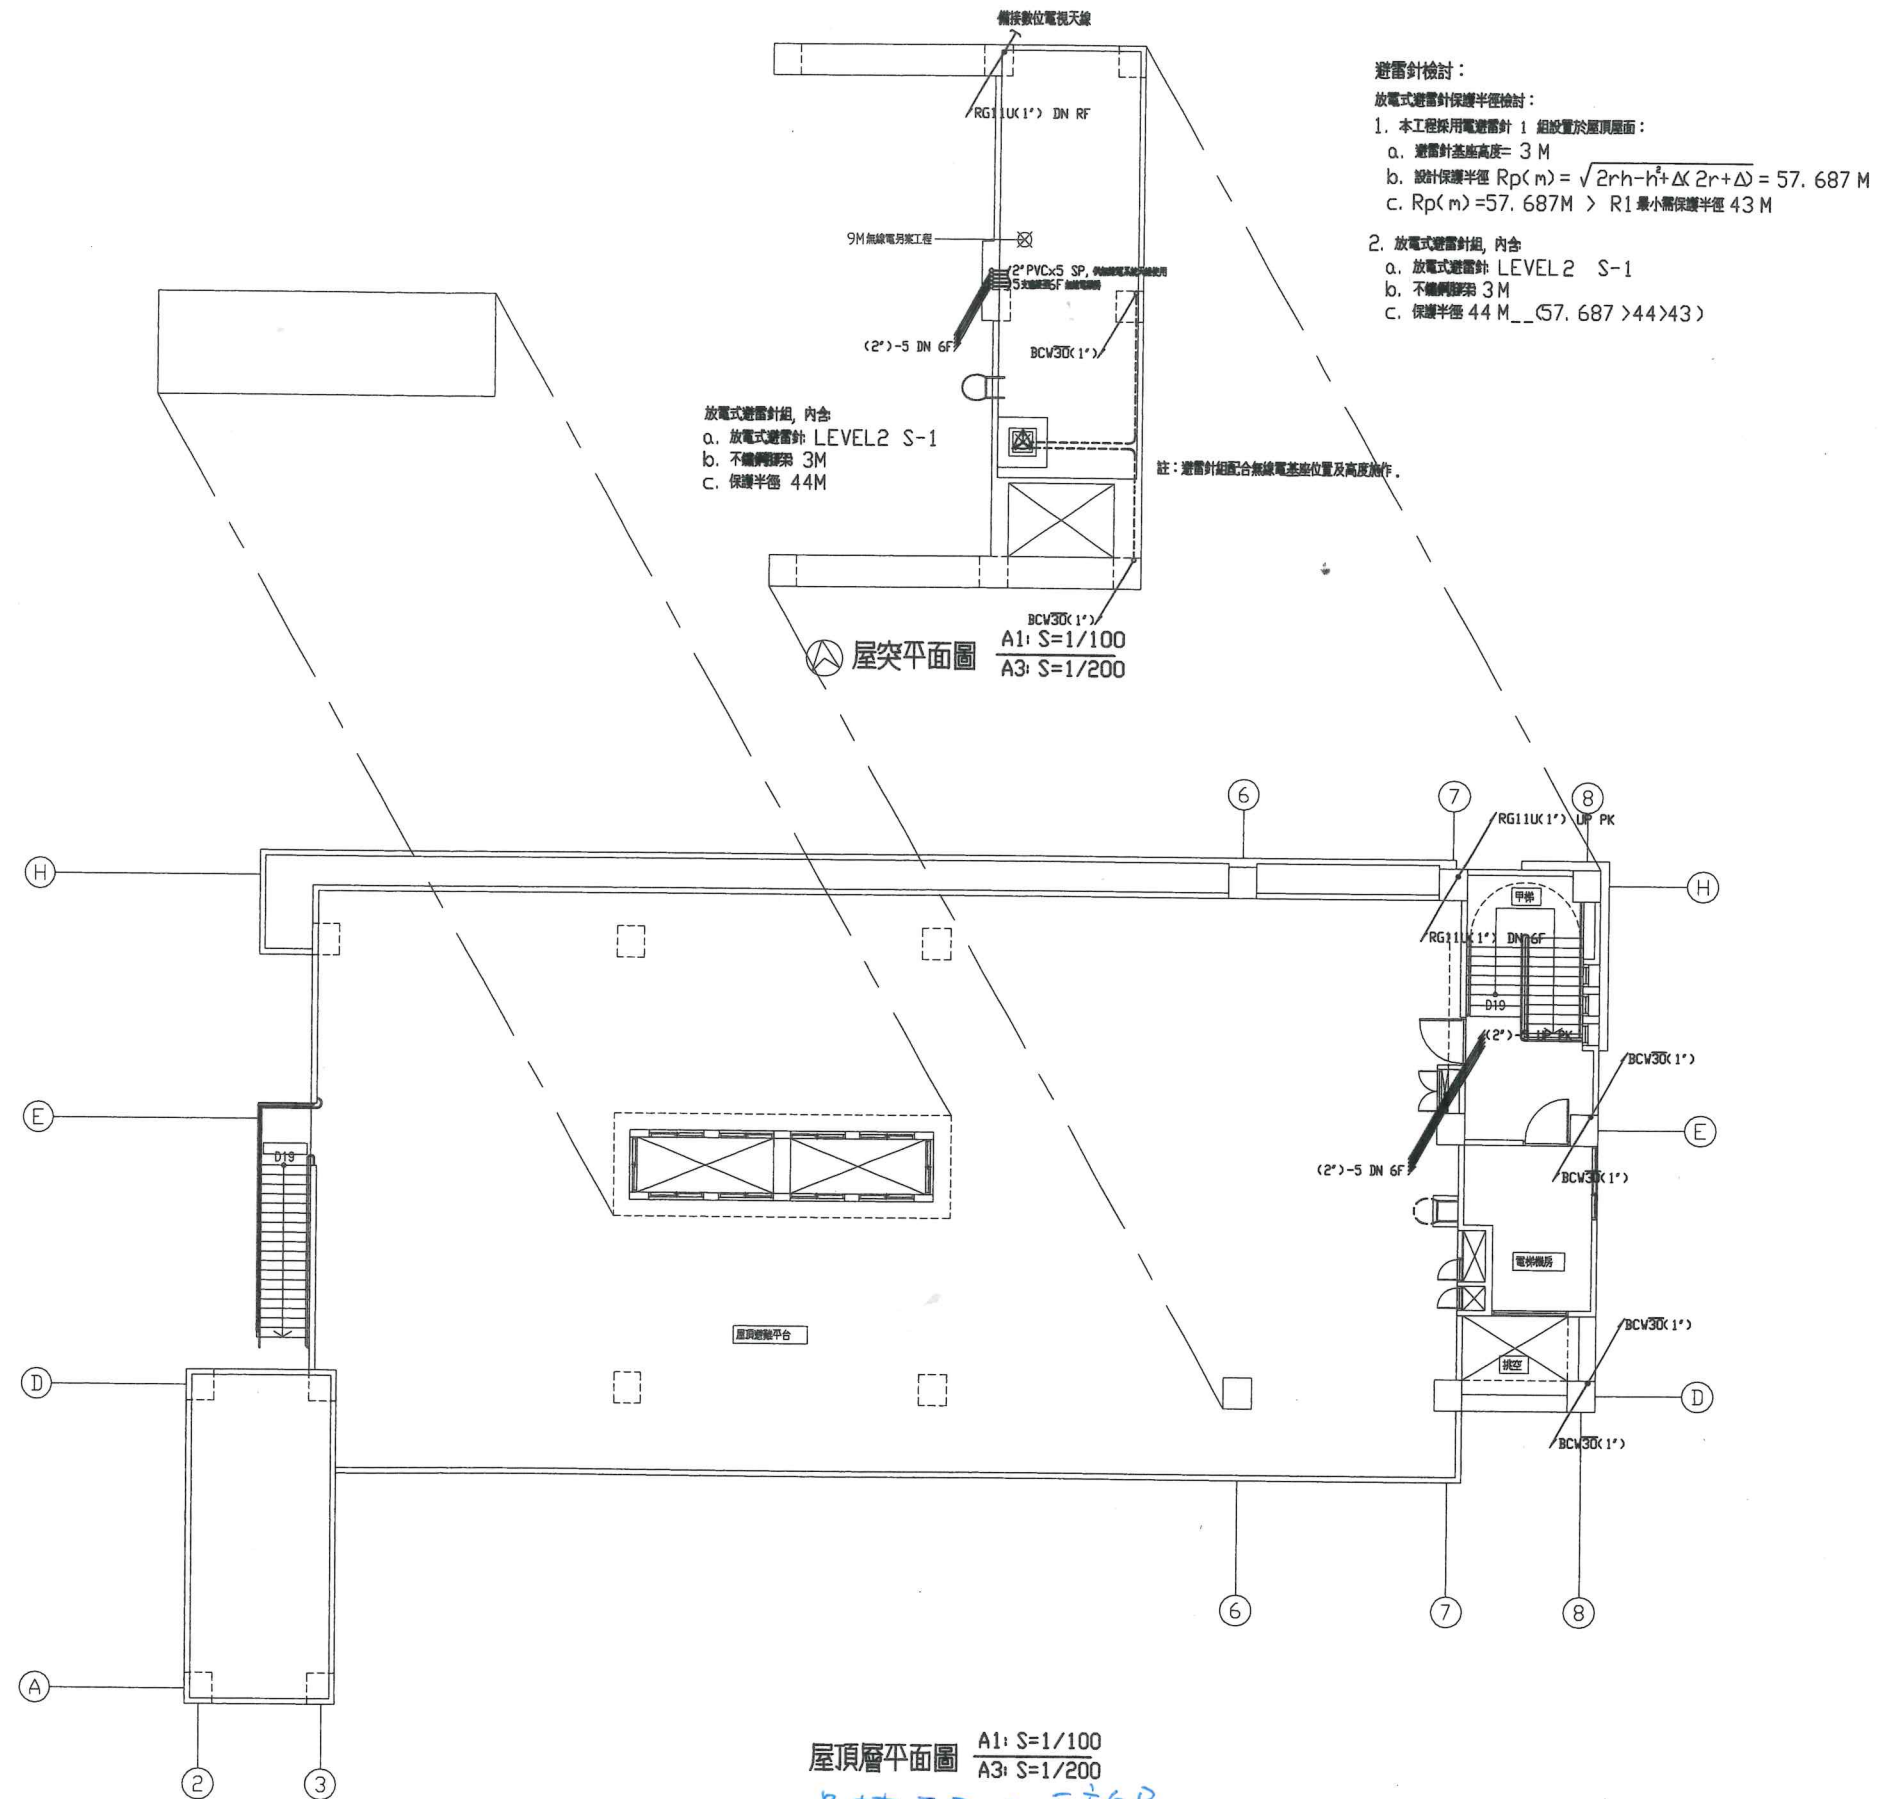

屋頂層平面圖 A1: S=1/100
A3: S=1/200

員林西區 400平方公尺